


# LITEWSKA 8


## INWENTARYZACJA PARTER

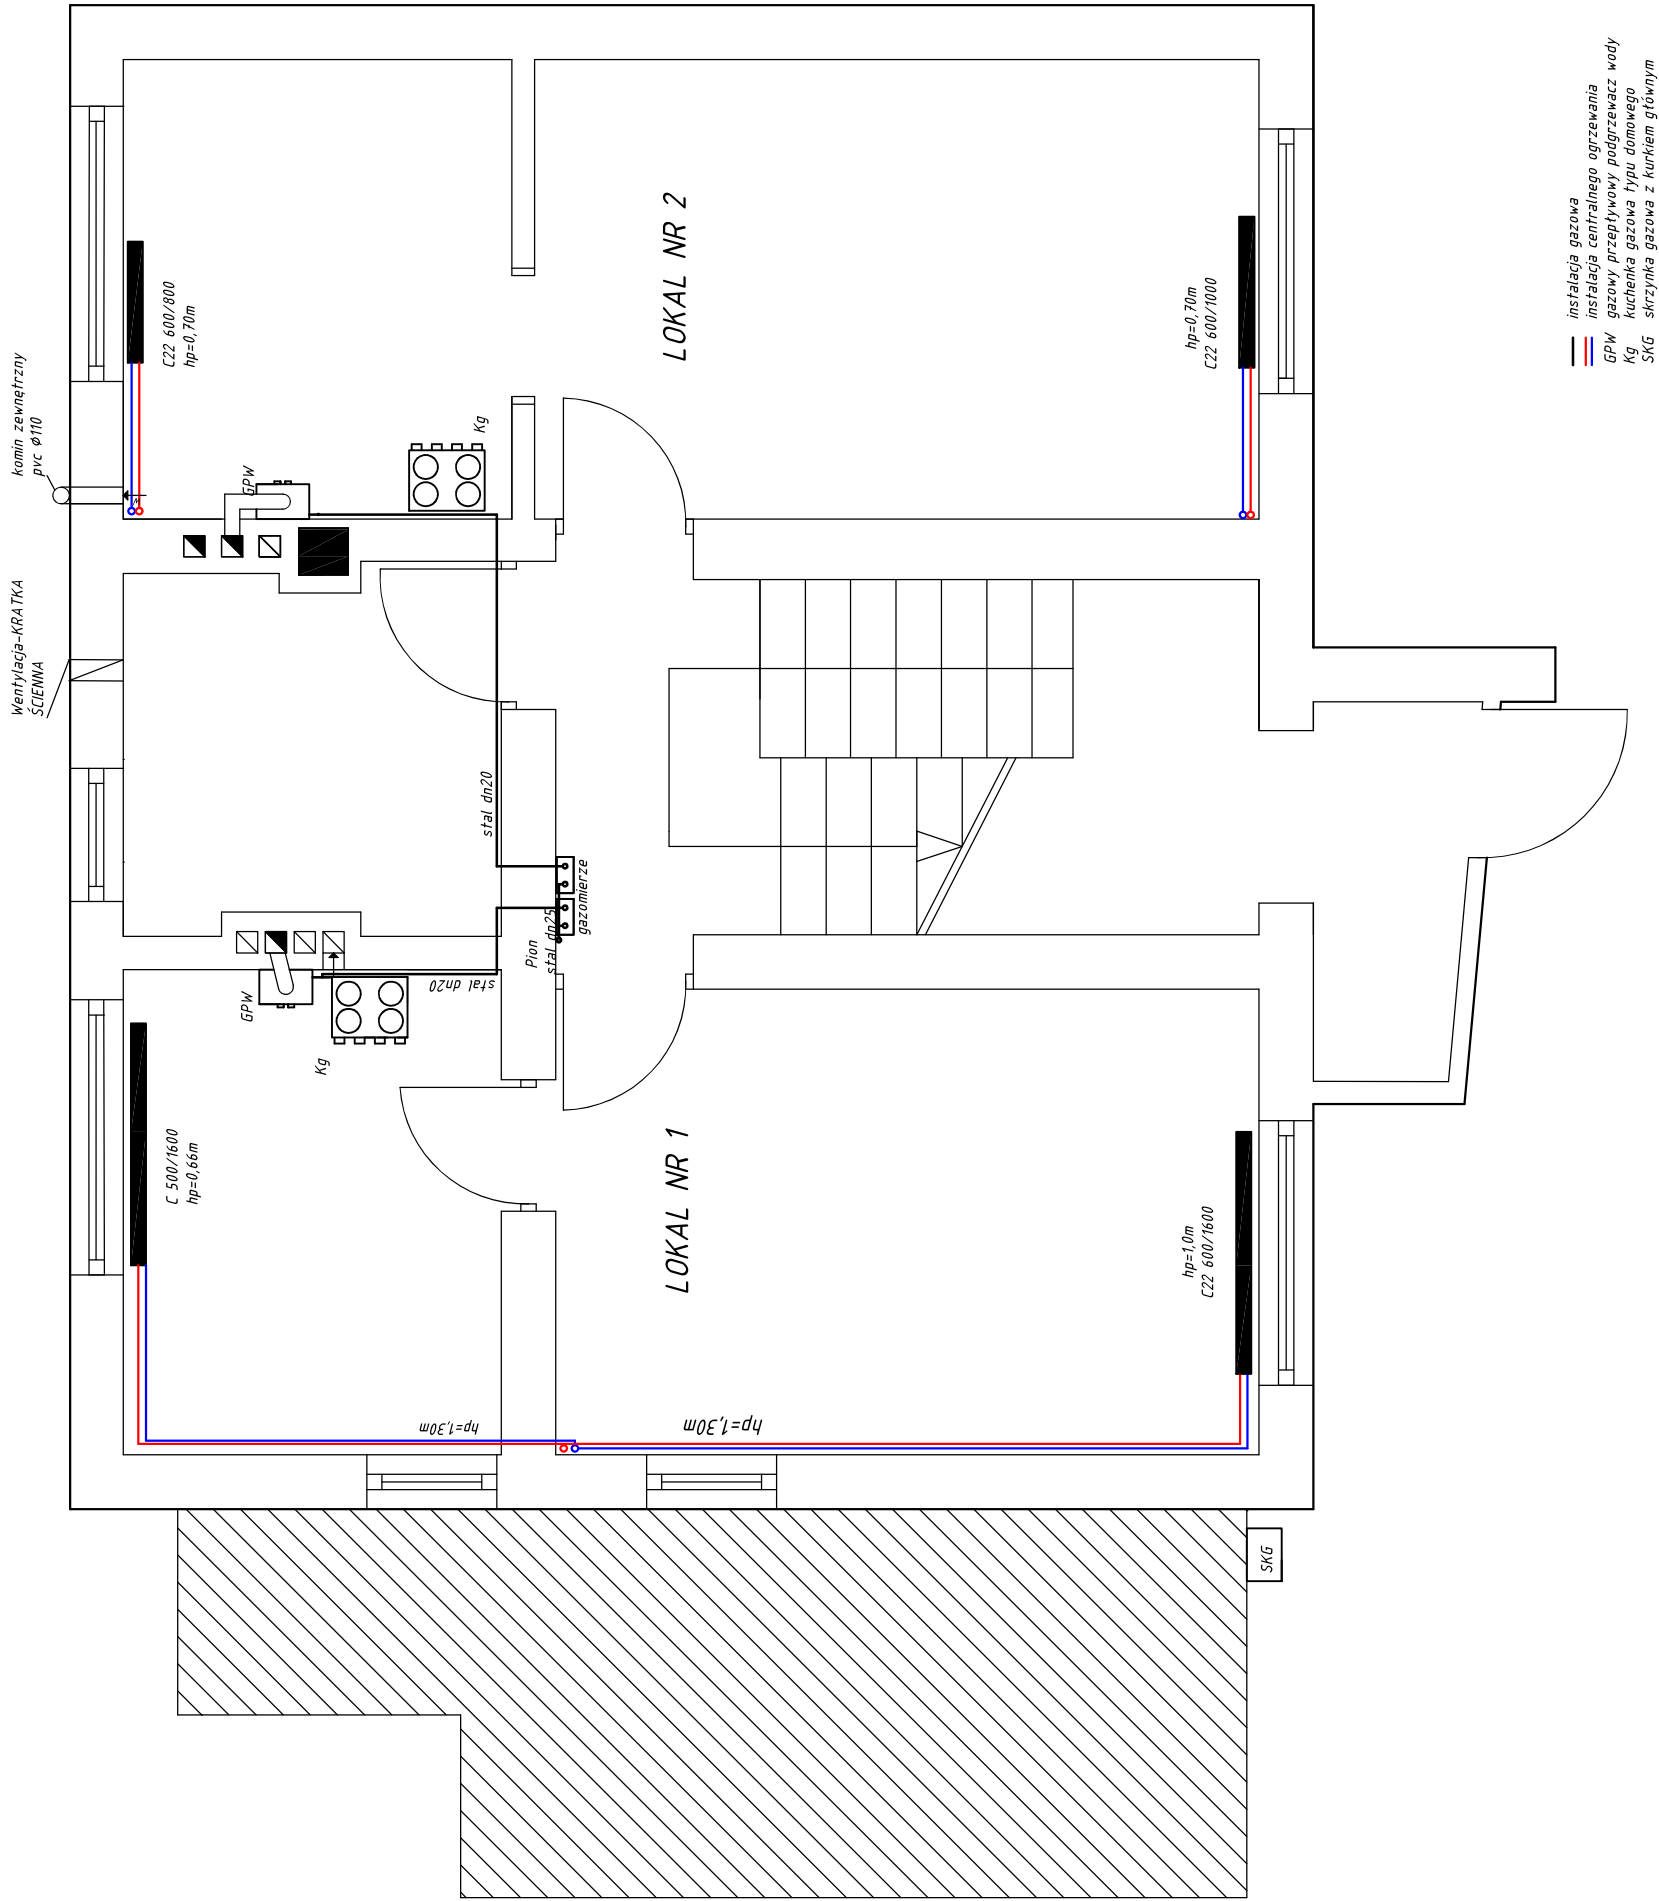

|         |                                                                                                                       |                |                     |                                                                                                                                                                           |                  |
|---------|-----------------------------------------------------------------------------------------------------------------------|----------------|---------------------|---------------------------------------------------------------------------------------------------------------------------------------------------------------------------|------------------|
| Temat:  | Instalacja gazowa na gaz ziemny i centralnego ogrzew. Przedmiot: rzut parteru - inwentaryzacja instalacji gazu i c.o. | 1811/19p       | Stadium: PB         | opracowała: mgr inż. Renata Zareba                                                                                                                                        | rys. nr          |
| Obiekt: | dom mieszkalny - wielorodzinny<br>Gryfice, ul. Litewska 8, dz. 72, obr. 0010 Gryfice-10                               | Skala:<br>1:50 | Data:<br>21/12/2018 | projektował: mgr inż. Andrzej Pióro POM/0030/PWOS/06<br>upr. bez ogr. w specj. instalacyjnej w zakresie sieci, instalacji i urządzeń ciepła, went., gaz., wodoc. i kanal. | S2<br>strona S12 |


# LITEWSKA 8

## INWENTARYZACJA PIĘTRO

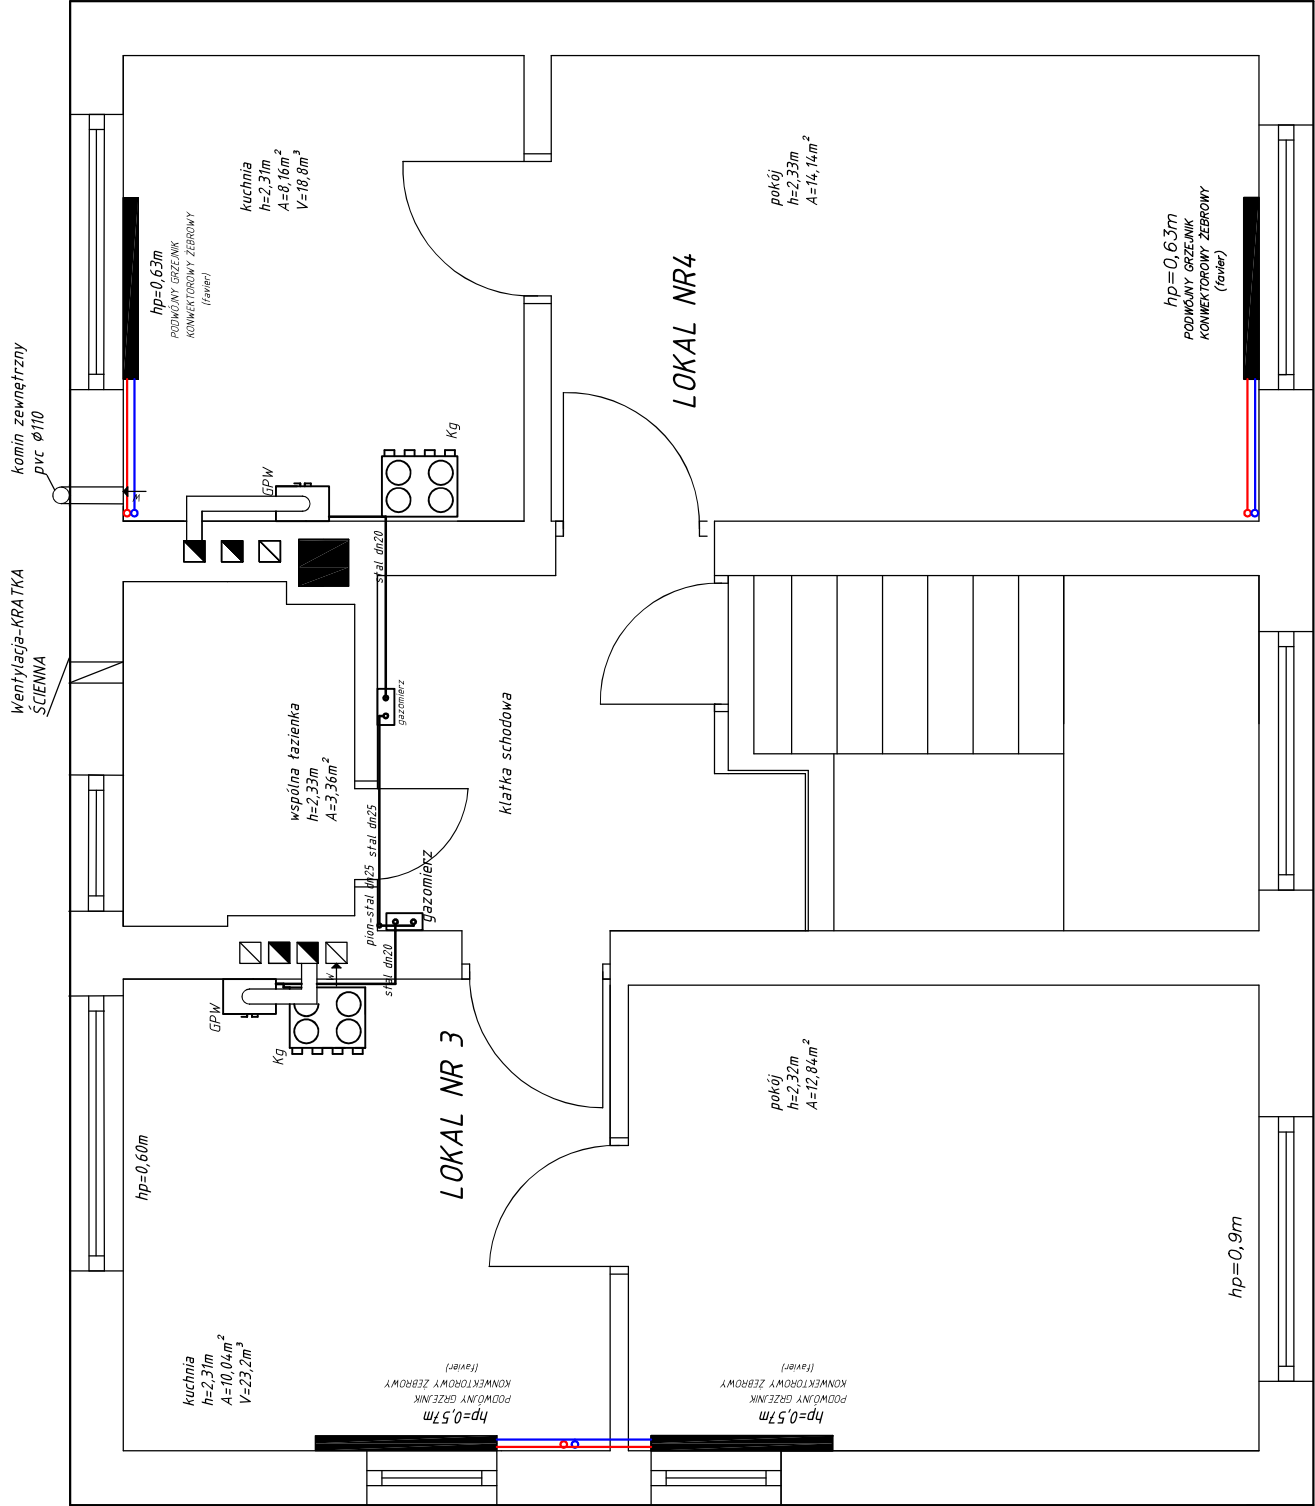


- projektowana instalacja gazowa
- rura ocynkowa
- P przejście PE/stal
- Pcu przejście stal/Cu
- Kco dwufunkcyjny kocioł c.o. o mocy do 21kW (typ C - zamknięta komora spalania)
- Kg kuchnia gazowa typu domowego
- SKG skrzynka gazowa z kurkiem głównym (kurek zaprojektowano w odległości większej niż 0,5m od okien)
- RPS rura powietrzospalająca kotła turbo - przez ścianę, wyłot zaprojektowano w odległości większej niż 0,5m od okien i drzwi
- W wentylacja wywiewna - zgodnie z projektem rozbudowy
- N nawietrzak
- zaczynając od punktu min. 3,0m rurociągu pomiędzy gazomierzem, a kotłem gazowym

|                                                                                                                               |             |                  |                                                      |            |
|-------------------------------------------------------------------------------------------------------------------------------|-------------|------------------|------------------------------------------------------|------------|
| Temat: instalacja gazowa na gaz ziemny i centralnego ogrzew. Przedmiot: rzut I piętra - inwentaryzacja instalacji gazu i c.o. | 18111,9p    | Stadium: PB      | opracowała: mgr inż. Renata Zaręba                   | rys. nr    |
| Obiekt: dom mieszkalny - wielorodzinny Gryfice, ul. Litewska 8, dz. 72, obr. 0010 Gryfice-10                                  | Skala: 1:50 | Data: 21/12/2018 | projektował: mgr inż. Andrzej Pióro POM/0030/PWOS/06 | strona S13 |
| upr. bez ogr. w specj. instalacyjnej w zakresie sieci, instalacji i urządzeń ciepł., went., gaz., wodoc. i kanal.             |             |                  |                                                      |            |

 

|                                                                                                         |                                                                          |                         |                                                                                                                                                                                       |                                 |
|---------------------------------------------------------------------------------------------------------|--------------------------------------------------------------------------|-------------------------|---------------------------------------------------------------------------------------------------------------------------------------------------------------------------------------|---------------------------------|
| <b>Temat:</b> instalacja gazowa na gaz ziemny i centralnego ogrzew.                                     | <b>Przedmiot:</b> rzut parteru – instalacja gazu i c.o. – inwentaryzacja | <b>Stadium:</b> PB      | <b>opracowała:</b> mgr inż. Renata Zareba                                                                                                                                             | <b>rys. nr</b><br><br><b>S4</b> |
| <b>Obiekt:</b> dom mieszkalny – wielorodzinny<br>Gryfice, ul. Litewska 8a, dz. 72, obr. 0010 Gryfice-10 | <b>Skala:</b> 1:100                                                      | <b>Data:</b> 21/12/2018 | <b>projektował:</b> mgr inż. Andrzej Pióro POM/0030/PWOS/06<br><b>upr.bez ogr. w specj. instalacyjnej w zakresie sieci, instalacji i urządzeń ciepłn, went., gaz, wodoc. i kanal.</b> |                                 |
|                                                                                                         |                                                                          |                         |                                                                                                                                                                                       | <b>strona</b> S14               |

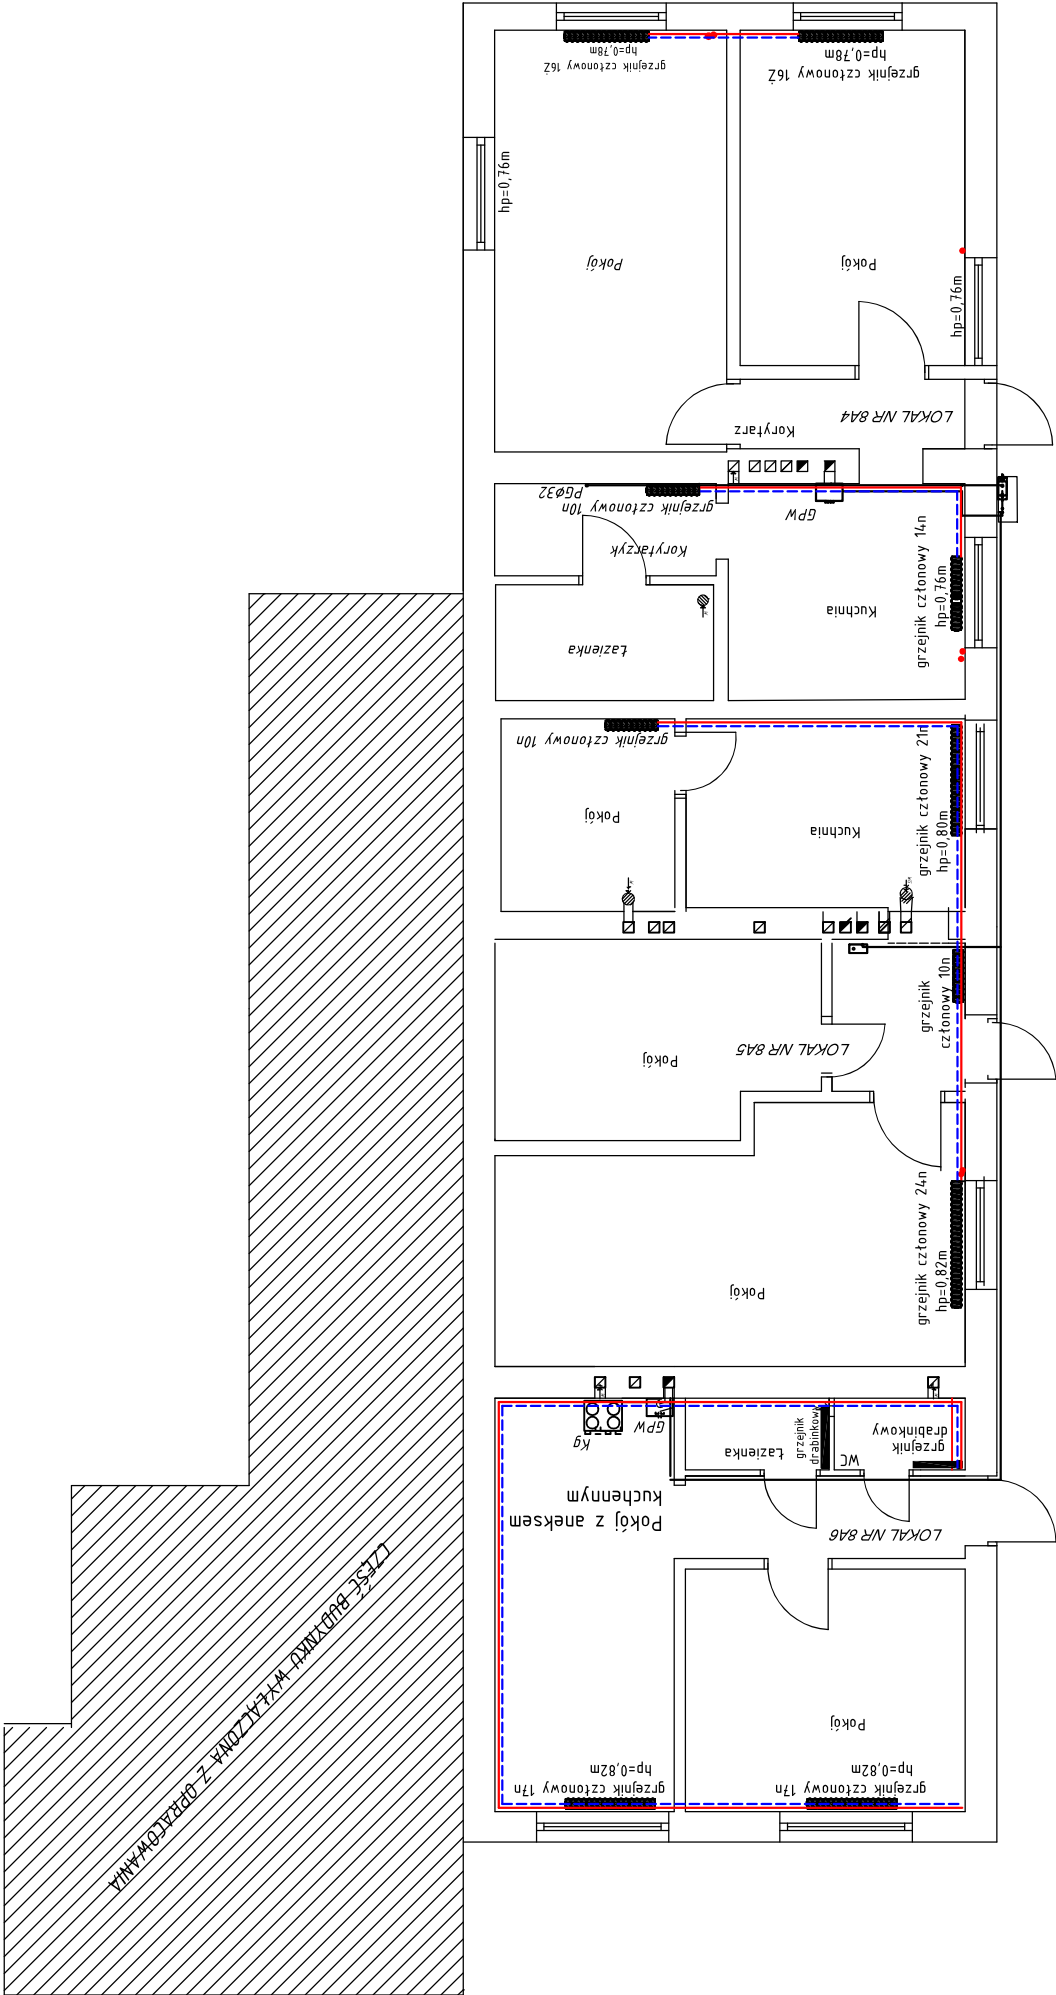

- instalacja gazowa
- instalacja centralnego ogrzewania
- GPW gazowy przepływowy podgrzewacz wody
- Kg kuchenska gazowa typu domowego
- SKG skrzynka gazowa z kurkiem głównym

|                                                                                                                               |  |          |             |                                                      |  |                          |
|-------------------------------------------------------------------------------------------------------------------------------|--|----------|-------------|------------------------------------------------------|--|--------------------------|
| Temat: instalacja gazowa na gaz ziemny i centralnego ogrzew. Przedmiot: rzut piętra – instalacje gazu i c.o. – inwentaryzacja |  | 18111,0z | Stadium: PB | opracowała: mgr inż. Renata Zareba                   |  | rys. nr<br><br><b>S5</b> |
| Obiekt: dom mieszkalny – wielorodzinny Gryfice, ul. Litewska 8a, dz. 72, obr. 0010 Gryfice-10                                 |  | Skala:   | Data:       | projektował: mgr inż. Andrzej Pióro POM/0030/PWOS/06 |  |                          |
|                                                                                                                               |  | 1:100    |             | 21/12/2018                                           |  |                          |
|                                                                                                                               |  |          |             |                                                      |  | strona S15               |