



LITEWSKA 8
PROJEKT PARTER

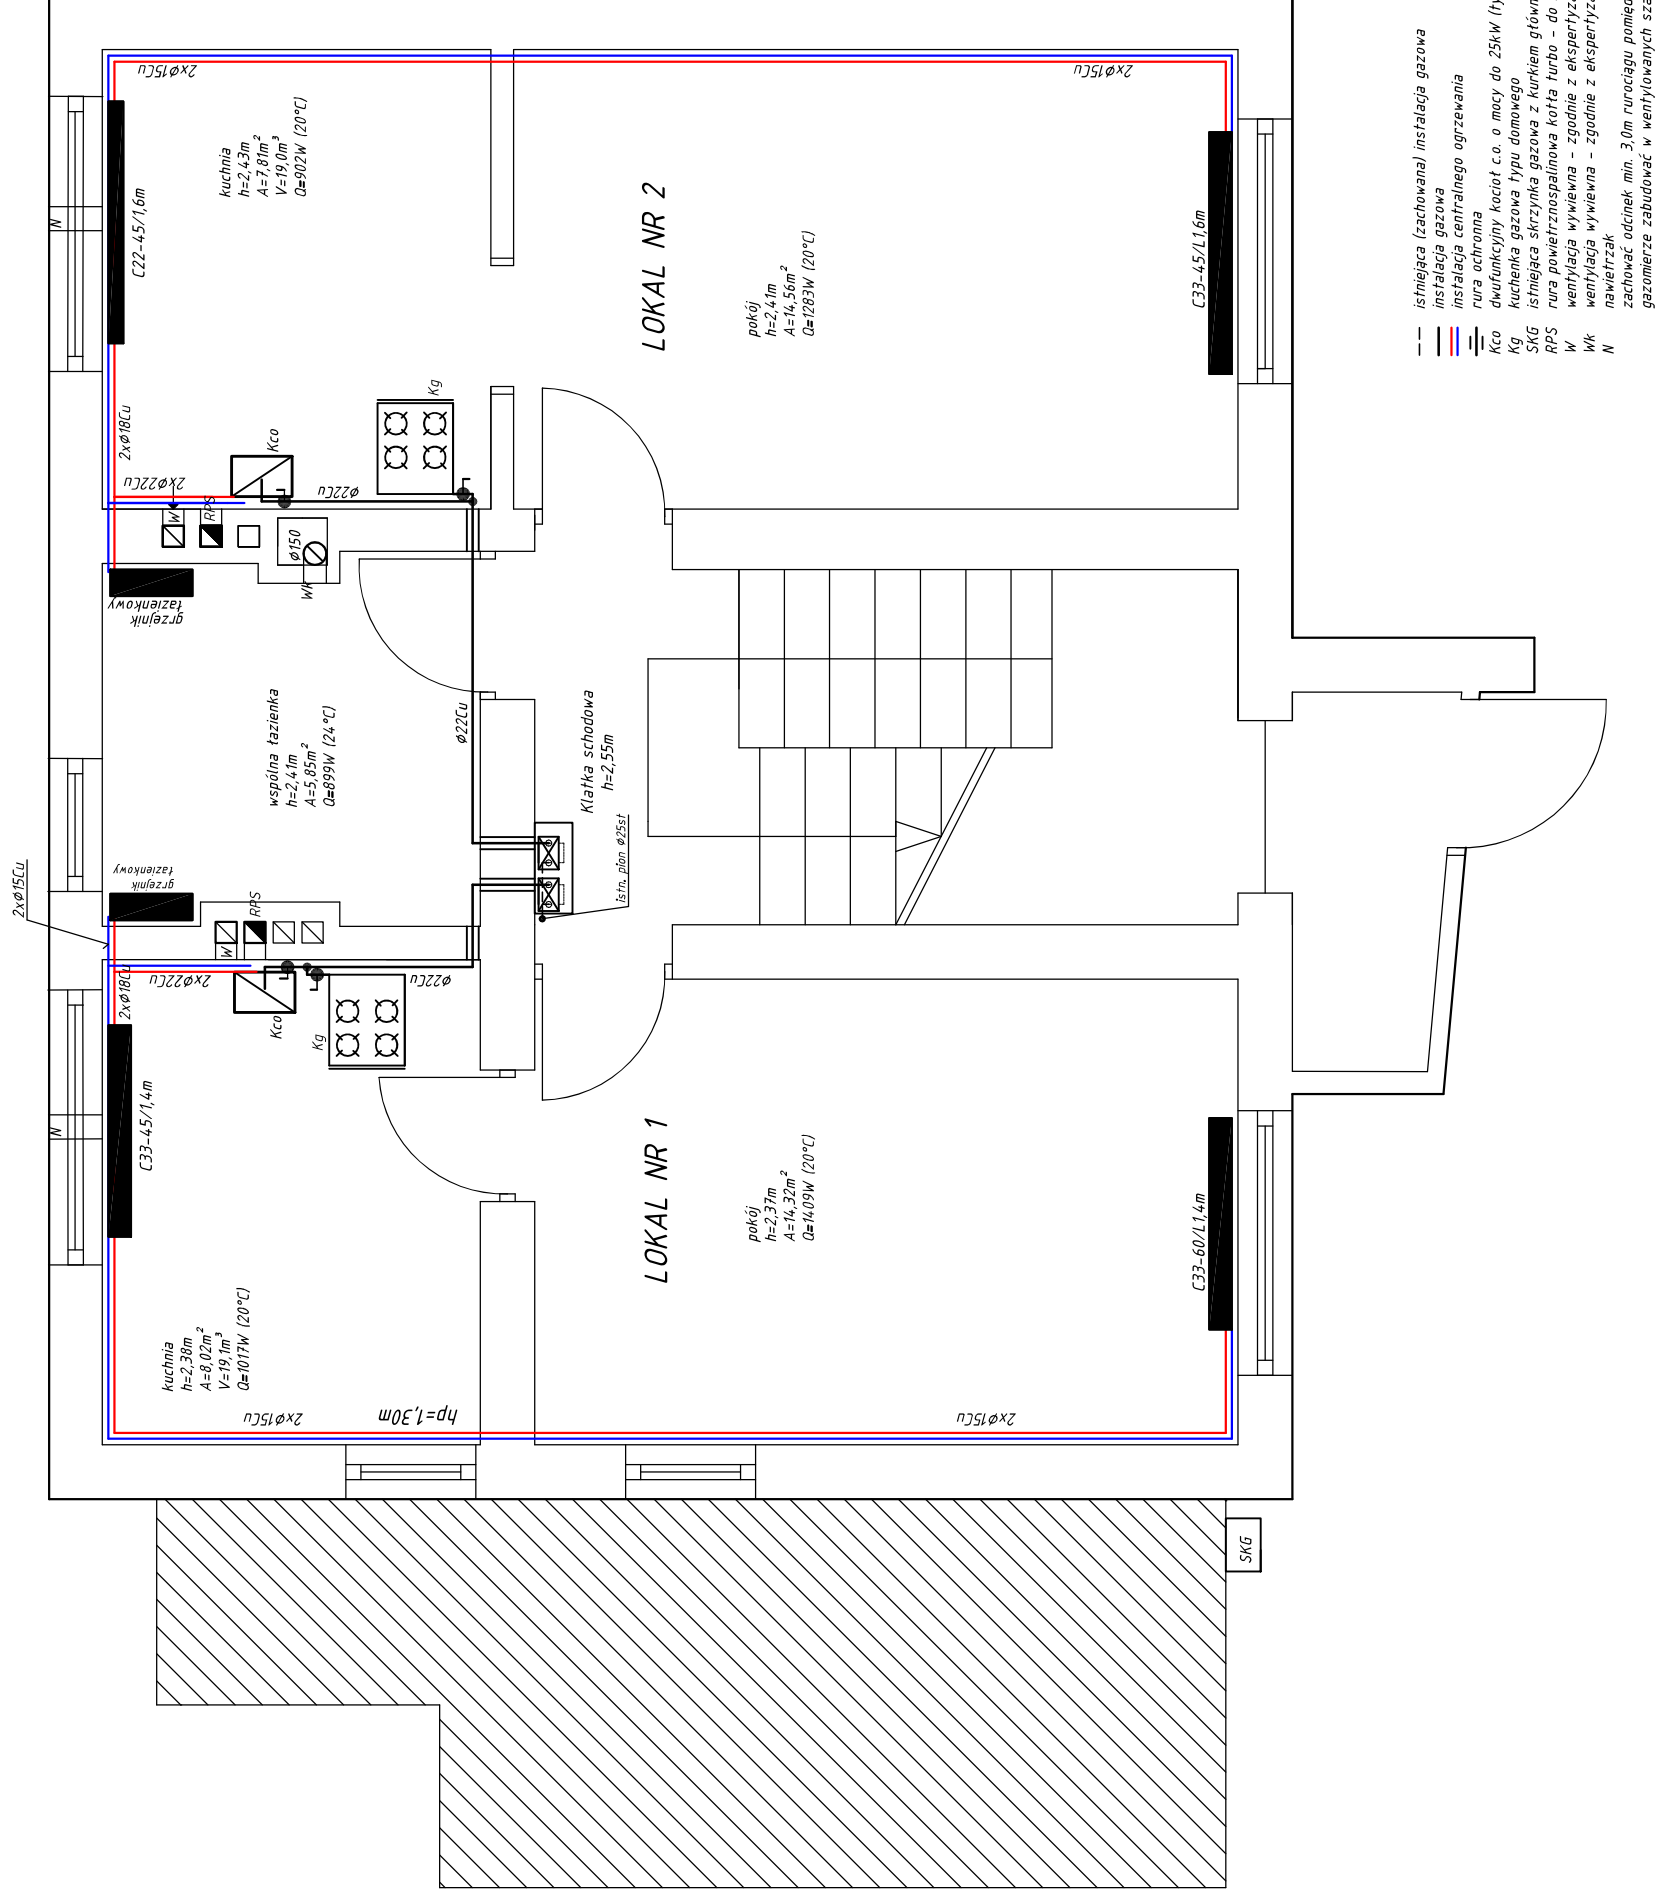

Temat: instalacja gazowa na gaz ziemny i centralnego ogrzew.	Przedmiot: rzut parteru - projektowana instalacji gazu i c.o.	18111/Lpp	Stradum: PB	opracowała: mgr inż. Renata Zareba	rys. nr S6
Obiekt: dom mieszkalny - wielorodzinny Gryfice, ul. Litewska 8, dz. 72, obr. 0010 Gryfice-10		Skala: 1:50	Data: 21/12/2018	projektował: mgr inż. Andrzej Pióro PQM/0030/PWOS/06 upr. bez ogr. w specj. instalacyjnej w zakresie sieci, instalacji i urządzeń ciepł., went., gaz., wodoc. i kanal.	
					strona S16

LITEWSKA 8

PROJEKT PIĘTRO

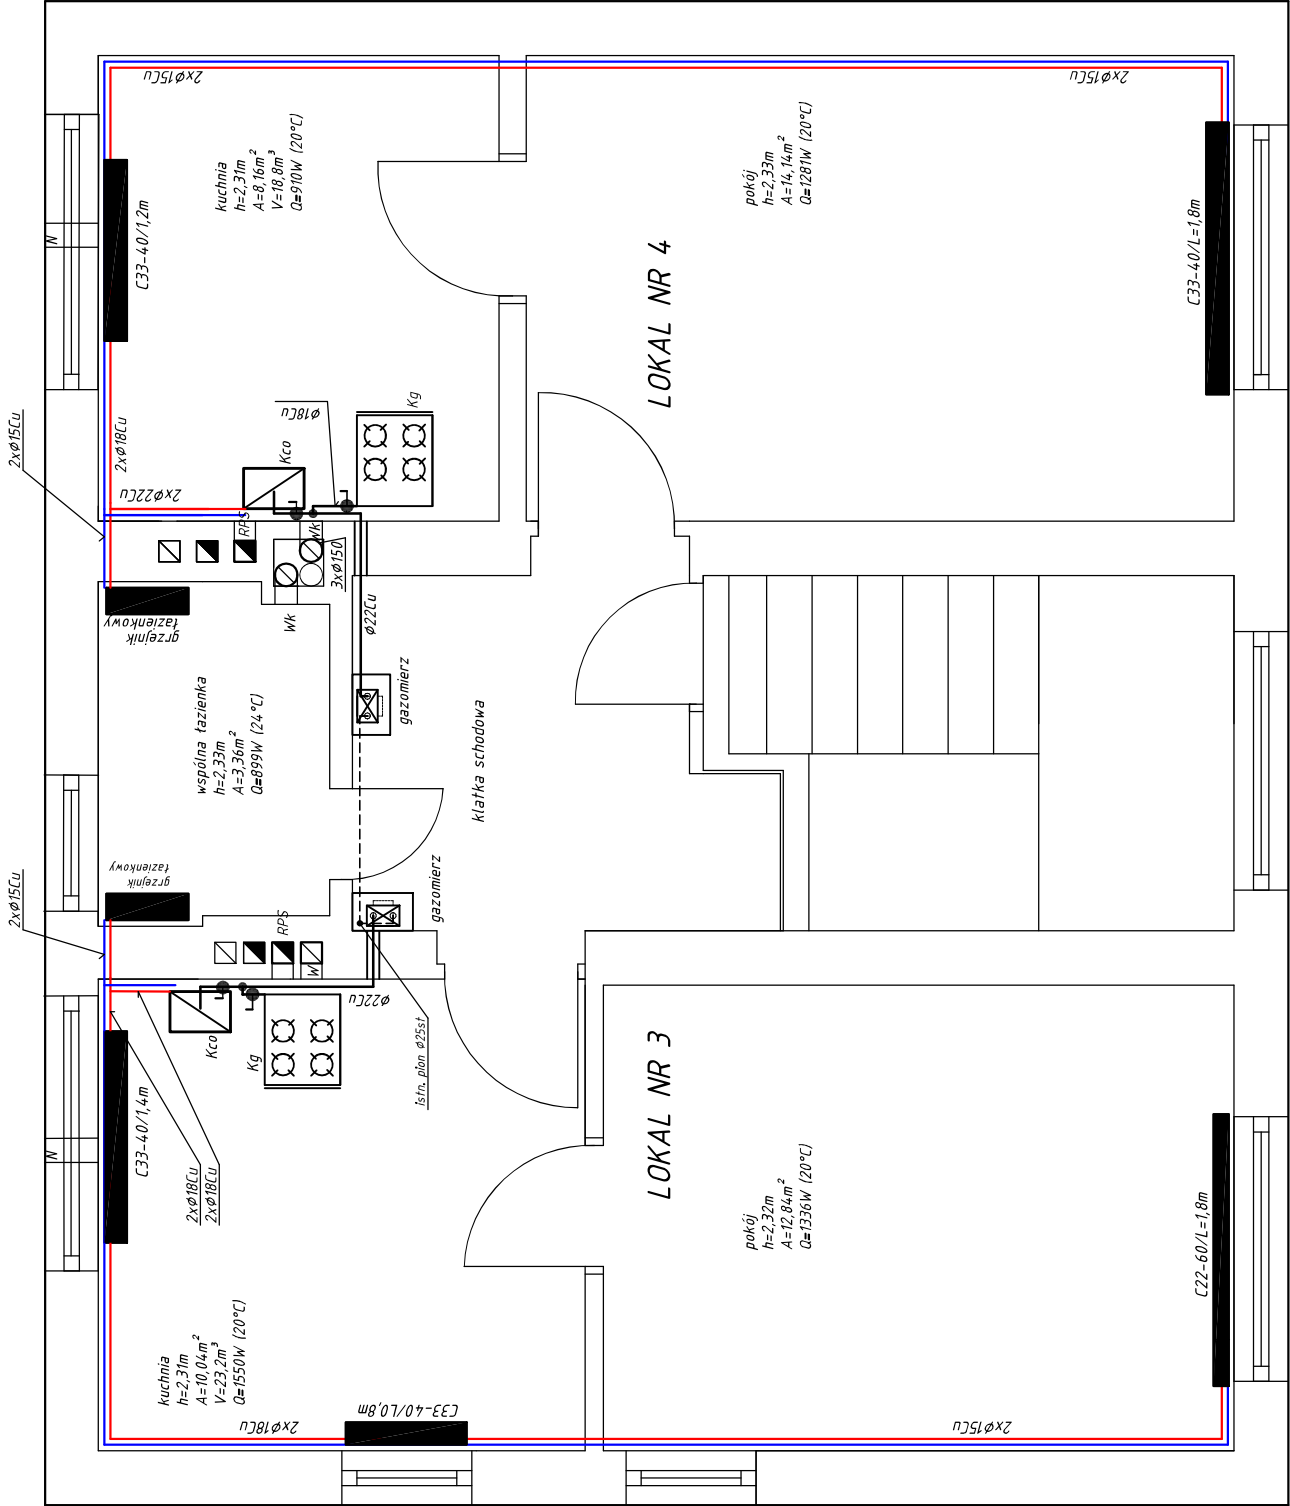

- istniejąca (zachowana) instalacja gazowa
- instalacja gazowa
- instalacja centralnego ogrzewania
- rura ochronna
- Kco dwufunkcyjny kocioł c.o. o mocy do 25kW (typ C – zamknięta komora spalania)
- Kg kuchnia gazowa typu domowego
- RPS rura powietrznośpalinowa kofa turbo – do komina, zgodnie z ekspertyzą kominarską
- W wentylacja wywiewna – zgodnie z ekspertyzą kominarską
- WK wentylacja wywiewna – zgodnie z ekspertyzą kominarską, zastosować wkład stalowy, min. ocynk
- N nawietrzak
- zachować odcinek min. 3,0m rurociągu pomiędzy gazomierzem, a kotłem gazowym
- gazomierze zabudować w wentylowanych szafkach gazowych

Temat: instalacja gazowa na gaz ziemny i centralnego ogrzew. Przedmiot: rzut I piętra – projekt instalacji gazu i c.o.	18111,9p	Stadium: PB	opracowała: mgr inż. Renata Zaręba	rys. nr
Obiekt: dom mieszkalny – wielorodzinny Gryfice, ul. Litewska 8, dz. 72, obr. 0010 Gryfice-10	Skala: 1:50	Data: 21/12/2018	projektował: mgr inż. Andrzej Pióro POMY/0030/PWOS/06 opr.bez ogr. w specj. instalacyjnej w zakresie sieci, instalacji i urządzeń ciepłn, went., gaz, wodoc. i kanal.	S7 stron7 S15